

Woj. zachodniopomorskie
Powiat myśliborski
Gmina 321003_5 Dębno
Obręb 321003_5.0007 Smolnica
Obręb 321003_5.0008 Grzymiradz
Obiekt Trasa Smolnica - Grzymiradz

GKN.6640.193.2015

MAPA DO CELÓW PROJEKTOWYCH

Skala 1 : 500

Stan na dzień 23.04.2015 r.
Wykonał dn. 11.05.2015 r.

"DRAFT" Geodezja
Marek Zawadzki
ul. Brzozowa 76
66-4465 Osiedle Poznańskie

GEODETA UPRAWNIOWY
Miroslaw Borowiecki
ul. Dąbrowskiego 134/5
66-400 Gorzów Wlkp.
Upr. nr 15757


Nie wykaza się istnienia w terenie innych nie wykazanych na mapie urządzeń podziemnych, które nie były zgłoszone do inwestycji w istniejących warunkach.

W obszarze aktualizacji występują pkt. osnowy geodezyjnej podlegające ochronie 1001, 1002, 2046, Rpt. AK4271.

Zaplanowane i zgodzone w ZUOP sieci uziemia i terenu wykonano linie przyłączeniowe:
- e-80/13, e-87/13, e-131/11, w-102/10, w-302/08, w-367/07,
- e-80/13, e-87/13, e-9/13, e-144/11, e-102/10, e-145/07,
- e-80/13, e-87/13, e-131/10, e-102/10, e-426/07, e-144/2005, e-80/13,
- e-80/13, e-87/13, e-407/10,
- i-345/12.

Układ współrzędnych płaskich prostokątnych "2000" -
Układ wysokościowy państwowy "Kronstadt 86"

Dla aktualizowanego obszaru nie sprawdzono założeń geometrycznych w Kąkolech Węzłowych dotyczących obciążenia statycznego
gł. ust. 8 rozp. MSWiA z dn. 9 listopada 2011 r. (Dz. U. 2011.283.1572).

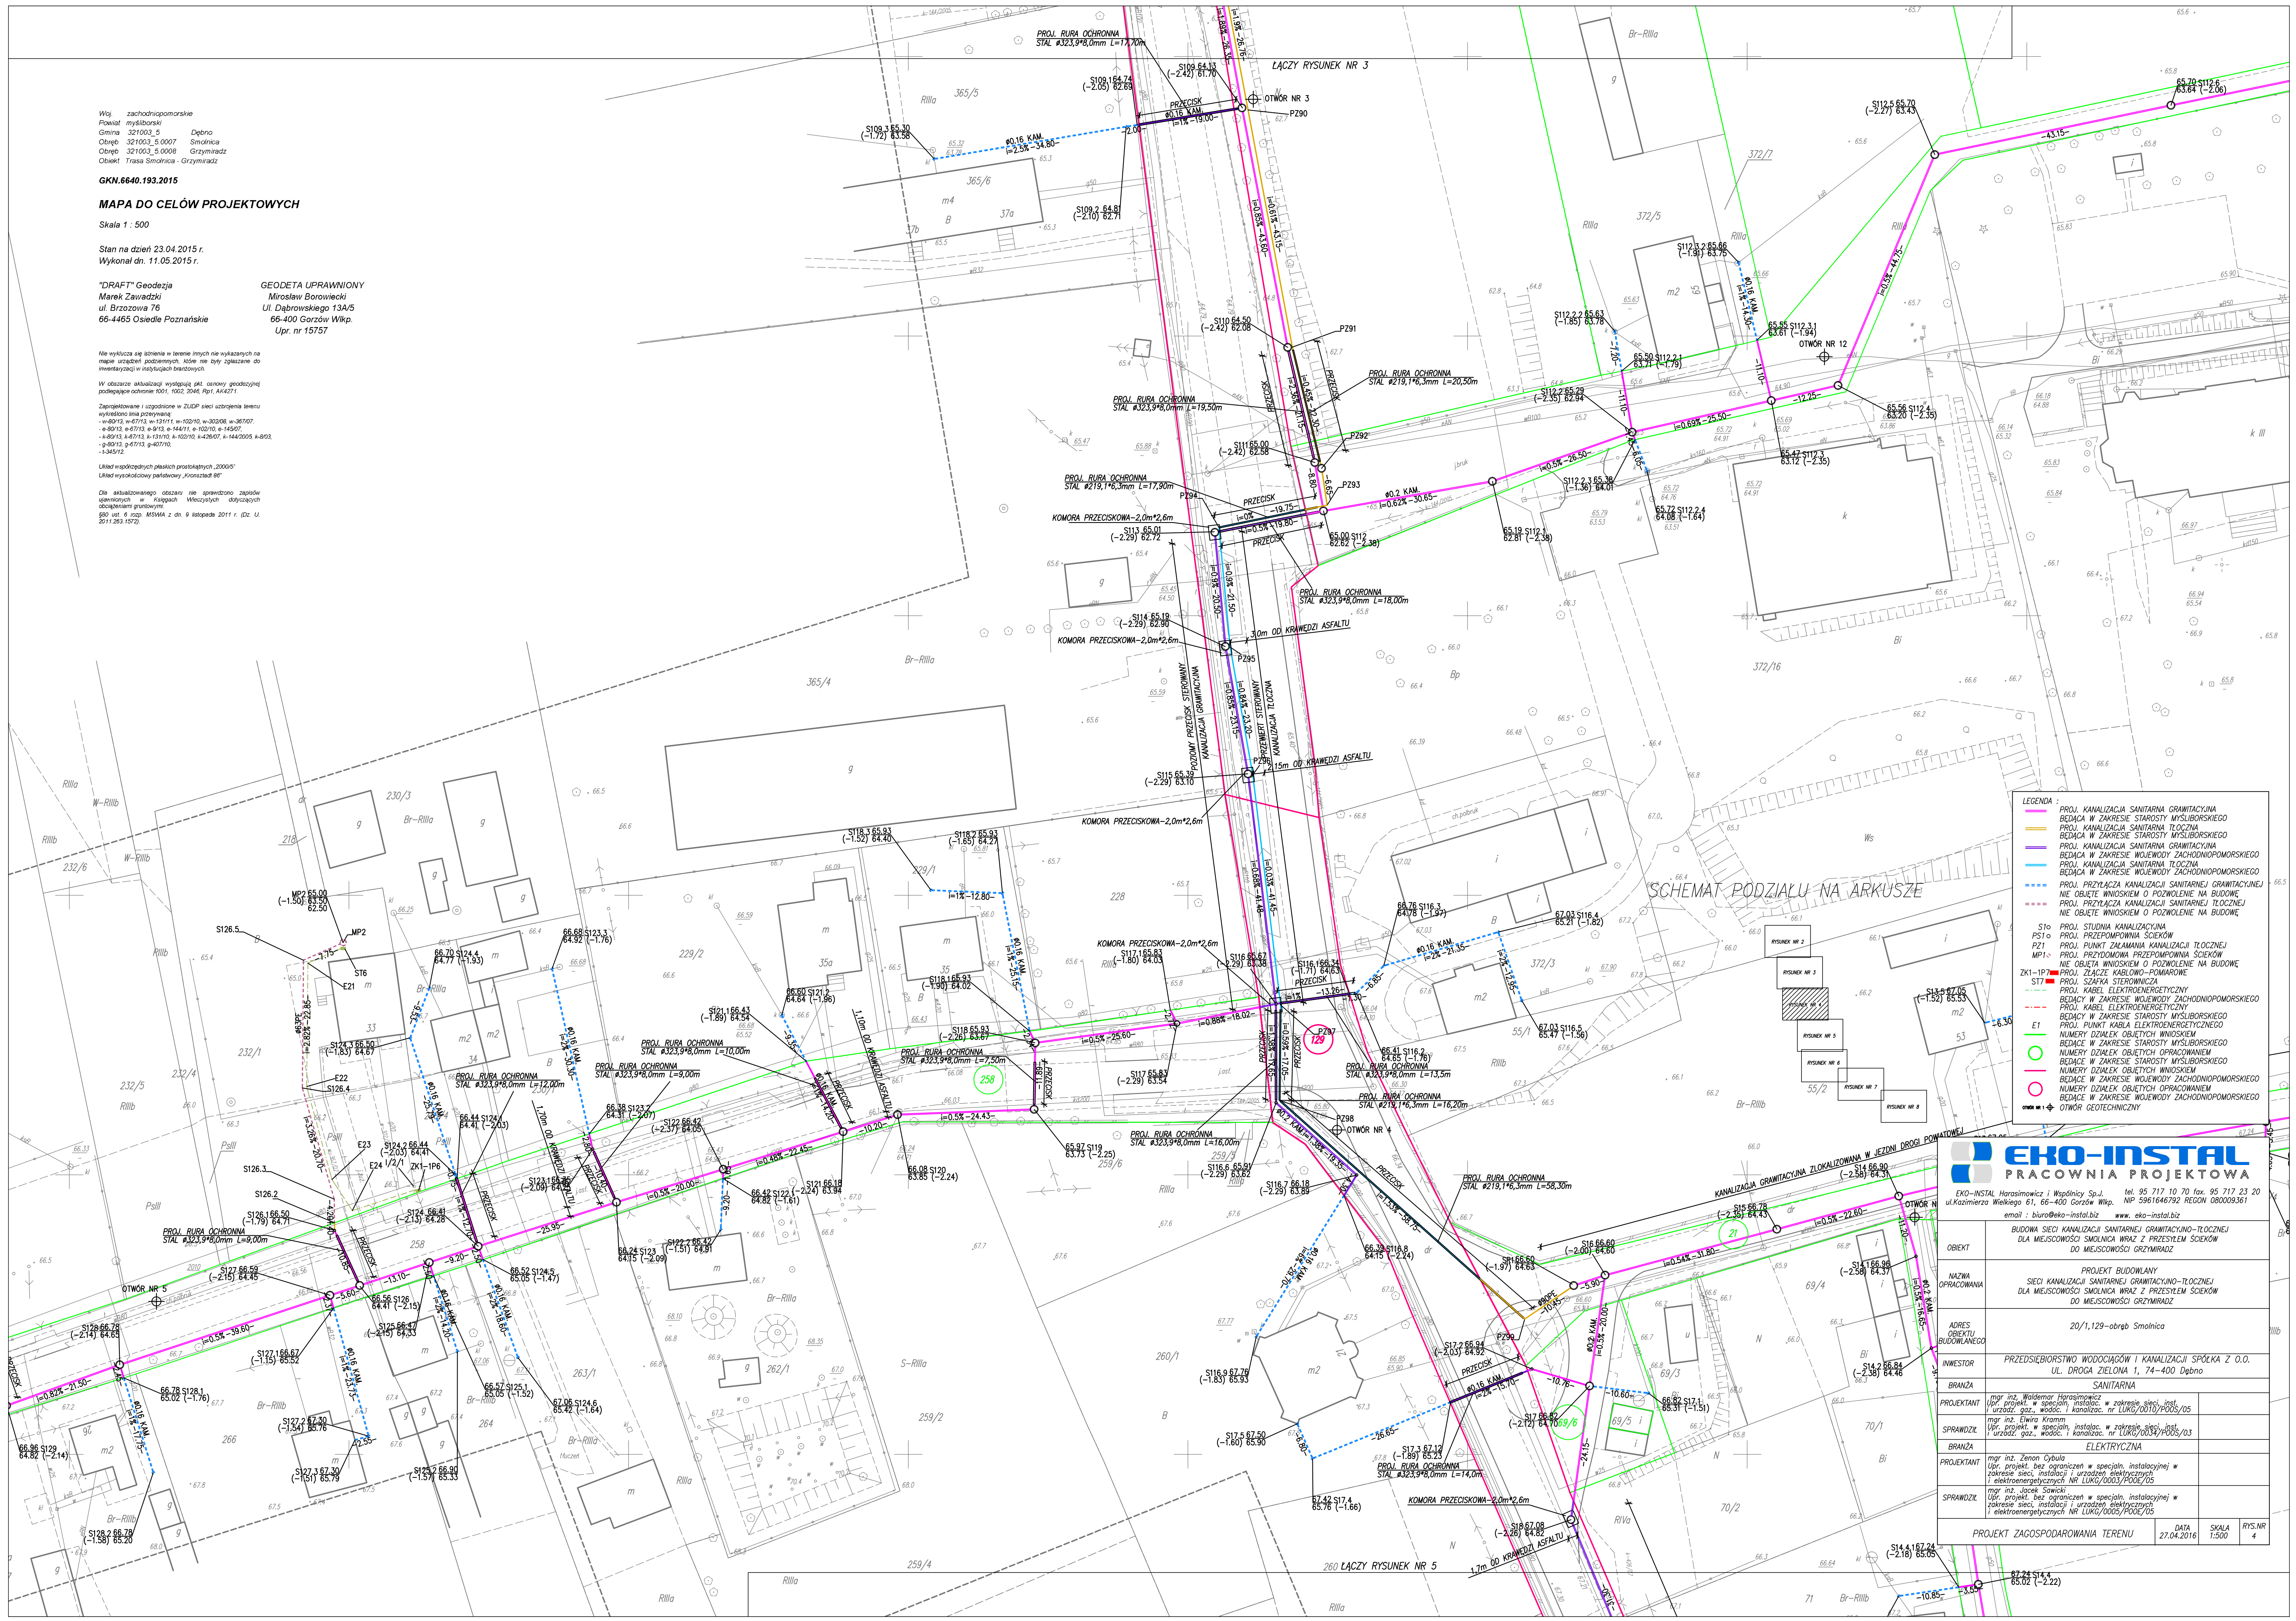

- LEGENDA :
- PROJ. KANALIZACJA SANITARNA GRAWITACYJNA
 - BĘDĄCA W ZAKRESIE STAROSTY MYŚLIBORSKIEGO
 - PROJ. KANALIZACJA SANITARNA TŁOCZNA
 - BĘDĄCA W ZAKRESIE STAROSTY MYŚLIBORSKIEGO
 - PROJ. KANALIZACJA SANITARNA GRAWITACYJNA
 - BĘDĄCA W ZAKRESIE WOJEWODY ZACHODNIOPOMORSKIEGO
 - PROJ. KANALIZACJA SANITARNA TŁOCZNA
 - BĘDĄCA W ZAKRESIE WOJEWODY ZACHODNIOPOMORSKIEGO
 - PROJ. PRZYŁĄCZA KANALIZACJI SANITARNEJ GRAWITACYJNEJ
 - NIE OBJĘTE WNIOSEM O POZWOLENIE NA BUDOWĘ
 - PROJ. PRZYŁĄCZA KANALIZACJI SANITARNEJ TŁOCZNEJ
 - NIE OBJĘTE WNIOSEM O POZWOLENIE NA BUDOWĘ
 - S10 - PROJ. STUDNI KANALIZACYJNA
 - PS10 - PROJ. PRZEPOMPOWNIA SCIEKÓW
 - P21 - PROJ. PUNKT ZAŁAMANIA KANALIZACJI TŁOCZNEJ
 - MP1 - PROJ. PRZYDOMOWA PRZEPOMPOWNIA SCIEKÓW
 - NIE OBJĘTA WNIOSEM O POZWOLENIE NA BUDOWĘ
 - ZK1-1P - PROJ. ZŁĄCZE KABELOWO-POMIAROWE
 - S17 - PROJ. SZAFKA STEROWNICZA
 - PROJ. KABEL ELEKTROENERGETYCZNY
 - BĘDĄCY W ZAKRESIE WOJEWODY ZACHODNIOPOMORSKIEGO
 - PROJ. KABEL ELEKTROENERGETYCZNY
 - BĘDĄCY W ZAKRESIE STAROSTY MYŚLIBORSKIEGO
 - NUMERY DZIAŁEK OBJĘTYCH WNIOSEM
 - BĘDĄCE W ZAKRESIE STAROSTY MYŚLIBORSKIEGO
 - NUMERY DZIAŁEK OBJĘTYCH OPRACOWANIEM
 - BĘDĄCE W ZAKRESIE STAROSTY MYŚLIBORSKIEGO
 - NUMERY DZIAŁEK OBJĘTYCH WNIOSEM
 - BĘDĄCE W ZAKRESIE WOJEWODY ZACHODNIOPOMORSKIEGO
 - NUMERY DZIAŁEK OBJĘTYCH OPRACOWANIEM
 - BĘDĄCE W ZAKRESIE WOJEWODY ZACHODNIOPOMORSKIEGO
 - OTWÓR GEOTECHNICZNY

EKO-INSTAL PRACOWNIA PROJEKTOWA	
EKO-INSTAL Horosimowicz i Wspólnicy Sp. z o.o. tel. 95 717 10 70 fax. 95 717 23 20 ul. Kazimierza Wielkiego 61, 66-400 Gorzów Wlkp. NIP 5961646792 REGON 08009361 email : biuro@eko-instal.biz www.eko-instal.biz	
OBJEKT	BUDOWA SIECI KANALIZACJI SANITARNEJ GRAWITACYJNO-TŁOCZNEJ DLA MIEJSCOWOŚCI SMOLNICA WRAZ Z PRZESŁEM SCIEKÓW DO MIEJSCOWOŚCI GRZYMIERZ
NAZWA OPRACOWANIA	PROJEKT BUDOWLANY SIECI KANALIZACJI SANITARNEJ GRAWITACYJNO-TŁOCZNEJ DLA MIEJSCOWOŚCI SMOLNICA WRAZ Z PRZESŁEM SCIEKÓW DO MIEJSCOWOŚCI GRZYMIERZ
ADRES OBIEKTU BUDOWLANEGO	20/1,129-obręb Smolnica
INWESTOR	PRZEDSIĘBIORSTWO WODOCIĄGÓW I KANALIZACJI SPÓŁKA Z O.O. UL. DROGA ZIELONA 1, 74-400 Dębno
BRANŻA	SANITARNA
PROJEKTANT	mjr inż. Waldemar Horosimowicz Upr. projekt. w specjalizacji: instalacje i urządzenia elektryczne w zakresie sieci, instalacji i urządzeń elektrycznych i elektroenergetycznych nr LUKG/0010/P005/05
SPRAWDZIŁ	mjr inż. Elwira Kramm Upr. projekt. w specjalizacji: instalacje i urządzenia elektryczne w zakresie sieci, instalacji i urządzeń elektrycznych i elektroenergetycznych nr LUKG/0034/P005/03
BRANŻA	ELEKTRYCZNA
PROJEKTANT	mjr inż. Zenon Cybulski Upr. projekt. bez ograniczeń w specjalizacji: instalacje i urządzenia elektryczne w zakresie sieci, instalacji i urządzeń elektrycznych i elektroenergetycznych nr LUKG/0003/P006/05
SPRAWDZIŁ	mjr inż. Jacek Sowa Upr. projekt. bez ograniczeń w specjalizacji: instalacje i urządzenia elektryczne w zakresie sieci, instalacji i urządzeń elektrycznych i elektroenergetycznych nr LUKG/0003/P006/05
PROJEKT ZAGOSPODAROWANIA TERENU	
DATA 27.04.2016 SKALA 1:500 RYS. NR 4	