

Woj. zachodniopomorskie
Powiat myśliborski
Gmina 321003_5 Dębno
Obręb 321003_5.0007 Smolnica
Obręb 321003_5.0008 Grzymiradz
Obiekt Trasa Smolnica - Grzymiradz

GKN.6640.193.2015

MAPA DO CELÓW PROJEKTOWYCH

Skala 1 : 500

Stan na dzień 23.04.2015 r.
Wykonał dn. 11.05.2015 r.

"DRAFT" Geodezja
Marek Zawadzki
ul. Brzozowa 76
66-4465 Osiedle Poznańskie

GEODETA UPRAWNIONY
Mirosław Borowiecki
Ul. Dąbrowskiego 13A/5
66-400 Gorzów Wlkp.
Upr. nr 15757

Nie wyklucza się istnienia w terenie innych nie wykazanych na mapie urządzeń podziemnych, które nie były zgłaszane do inwentaryzacji w instytucjach branżowych.

W obszarze aktualizacji występują pkt. osnowy geodezyjnej podlegające ochronie 1001, 1002, 2046, Rpt1, AK4271.

Zaprojektowane i uzgodnione w ZUGP sieci uzbrojenia terenu wykonano zimą 2015 r.

- w-80/13, w-87/13, w-13/11, w-102/10, w-302/08, w-387/07,
- e-80/13, e-87/13, e-9/13, e-144/11, e-102/10, e-145/07,
- k-80/13, k-87/13, k-13/10, k-102/10, k-426/07, k-144/200, k-86/3,
- g-80/13, g-87/13, g-407/10,
- i-345/12.


Układ współrzędnych płaskich prostokątnych, 20000+

Układ wysokościowy polski, Wpokończ 88

Dla aktualizowanego obszaru nie sprawdzono zapisów umieszczonych w Księgach Własności dotyczących obciążenia gruntowymi.

990 ust. 6 rozp. MSWiA z dn. 9 listopada 2011 r. (Dz. U. 2011.283.1572).

SCHEMAT PODZIAŁU NA ARKUSZE

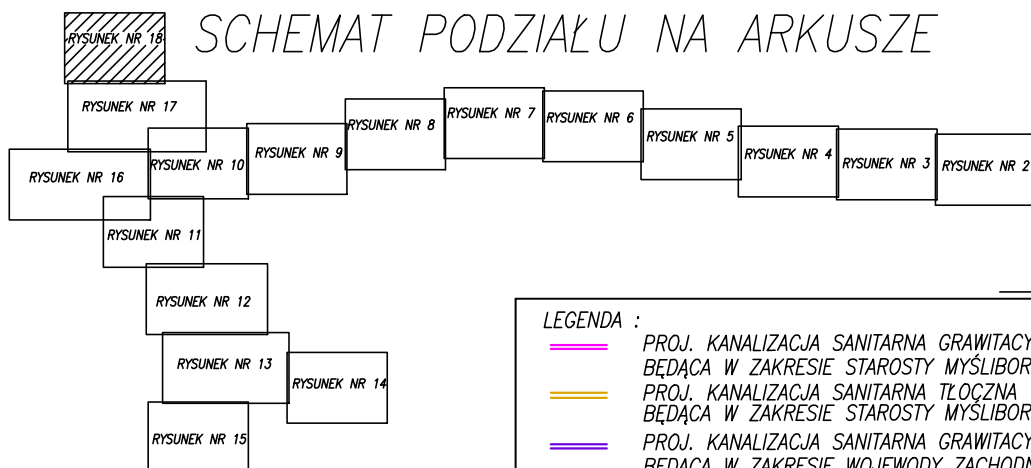

- LEGENDA :
- PROJ. KANALIZACJA SANITARNA GRAWITACYJNA BĘDĄCA W ZAKRESIE STAROSTY MYŚLIBORSKIEGO
 - PROJ. KANALIZACJA SANITARNA TŁOCZNA BĘDĄCA W ZAKRESIE STAROSTY MYŚLIBORSKIEGO
 - PROJ. KANALIZACJA SANITARNA GRAWITACYJNA BĘDĄCA W ZAKRESIE WOJEWODY ZACHODNIOPOMORSKIEGO
 - PROJ. KANALIZACJA SANITARNA TŁOCZNA BĘDĄCA W ZAKRESIE WOJEWODY ZACHODNIOPOMORSKIEGO
 - PROJ. PRZYŁĄCZA KANALIZACJI SANITARNEJ GRAWITACYJNEJ NIE OBJĘTE WNIOSKIEM O POZWOLENIE NA BUDOWĘ
 - PROJ. PRZYŁĄCZA KANALIZACJI SANITARNEJ TŁOCZNEJ NIE OBJĘTE WNIOSKIEM O POZWOLENIE NA BUDOWĘ
 - PROJ. STUJNA KANALIZACYJNA
 - PROJ. PRZEPOMPOWNIA ŚCIEKÓW
 - PROJ. PUNKT ZACIĄGANIA KANALIZACJI TŁOCZNEJ
 - PROJ. PRZYMOWIA PRZEPOMPOWNIA ŚCIEKÓW
 - NIE OBJĘTA WNIOSKIEM O POZWOLENIE NA BUDOWĘ
 - PROJ. ZŁĄCZE KABLOWO-POMAROWE
 - PROJ. SZAFKA STEROWNICZA
 - PROJ. KABEL ELEKTROENERGETYCZNY BĘDĄCY W ZAKRESIE WOJEWODY ZACHODNIOPOMORSKIEGO
 - PROJ. KABEL ELEKTROENERGETYCZNY BĘDĄCY W ZAKRESIE STAROSTY MYŚLIBORSKIEGO
 - PROJ. PUNKT KABLA ELEKTROENERGETYCZNEGO
 - NUMERY DZIAŁEK OBJĘTYCH WNIOSKIEM BĘDĄCE W ZAKRESIE STAROSTY MYŚLIBORSKIEGO
 - NUMERY DZIAŁEK OBJĘTYCH OPRACOWANIEM BĘDĄCE W ZAKRESIE STAROSTY MYŚLIBORSKIEGO
 - NUMERY DZIAŁEK OBJĘTYCH WNIOSKIEM BĘDĄCE W ZAKRESIE WOJEWODY ZACHODNIOPOMORSKIEGO
 - NUMERY DZIAŁEK OBJĘTYCH OPRACOWANIEM BĘDĄCE W ZAKRESIE WOJEWODY ZACHODNIOPOMORSKIEGO

EKO-INSTAL PRACOWNIA PROJEKTOWA

EKO-INSTAL Harasimowicz i Wspólnicy Sp. z o.o. tel. 95 717 10 70 fax. 95 717 23 20
ul. Kazimierza Wielkiego 61, 66-400 Gorzów Wlkp. NIP 5961646792 REGON 080009361

email : biuro@eko-instal.biz www.eko-instal.biz

OBIEKT	BUDOWA SIECI KANALIZACJI SANITARNEJ GRAWITACYJNO-TŁOCZNEJ DLA MIEJSCOWOŚCI SMOLNICA WRAZ Z PRZESYSTEM ŚCIEKÓW DO MIEJSCOWOŚCI GRZYMIRADZ
NAMIA OPRACOWANIA	PROJEKT BUDOWLANY SIECI KANALIZACJI SANITARNEJ GRAWITACYJNO-TŁOCZNEJ DLA MIEJSCOWOŚCI SMOLNICA WRAZ Z PRZESYSTEM ŚCIEKÓW DO MIEJSCOWOŚCI GRZYMIRADZ
ADRES OBIEKTU BUDOWLANEGO	11/13,372/36,372/15,258,319,168,69/6,70/2,193, 143,68,49/17,54,21,448-obręb Smolnica 367,317,346,138/2,324/2,315-obręb Grzymiradz
INWESTOR	PRZEDSIĘBIORSTWO WODOCIĄGÓW I KANALIZACJI SPÓŁKA Z O.O. UL. DROGA ZIELONA 1, 74-400 Dębno
BRANŻA	SANITARNA
PROJEKTANT	mgr inż. Waldemar Harasimowicz Upr. projekt. w specjal. instalac. w zakresie sieci, inst. i urządzeń gaz., wodoc. i kanalizac. nr LUKG/0005/P005/05
SPRAWDZ.	mgr inż. Ewa Kramm Upr. projekt. w specjal. instalac. w zakresie sieci, inst. i urządzeń gaz., wodoc. i kanalizac. nr LUKG/0005/P005/03
BRANŻA	ELEKTRYCZNA
PROJEKTANT	mgr inż. Zenon Opyla Upr. projekt. bez ograniczeń w specjal. instalacyjnej w zakresie sieci, instalacji i urządzeń elektrycznych i elektroenergetycznych nr LUKG/0003/P003/05
SPRAWDZ.	mgr inż. Jacek Sawicki Upr. projekt. bez ograniczeń w specjal. instalacyjnej w zakresie sieci, instalacji i urządzeń elektrycznych i elektroenergetycznych nr LUKG/0005/P005/05
PROJEKT ZAGOSPODAROWANIA TERENU	
DATA	27.04.2016
SKALA	1:500
RYS.NR	18